


—	ELETRODUTO PVC 3/4" INSTALADO NO FORRO
—	ELETRODUTO PVC 3/4" INSTALADO NA PAREDE
△	TELEFONE - TOMADA DE REDE RJ45 (h = 30cm)
□	LÓGICA - TOMADA DE REDE RJ45 (h=30cm)
SR	SERVIDOR DE REDE EXISTENTE

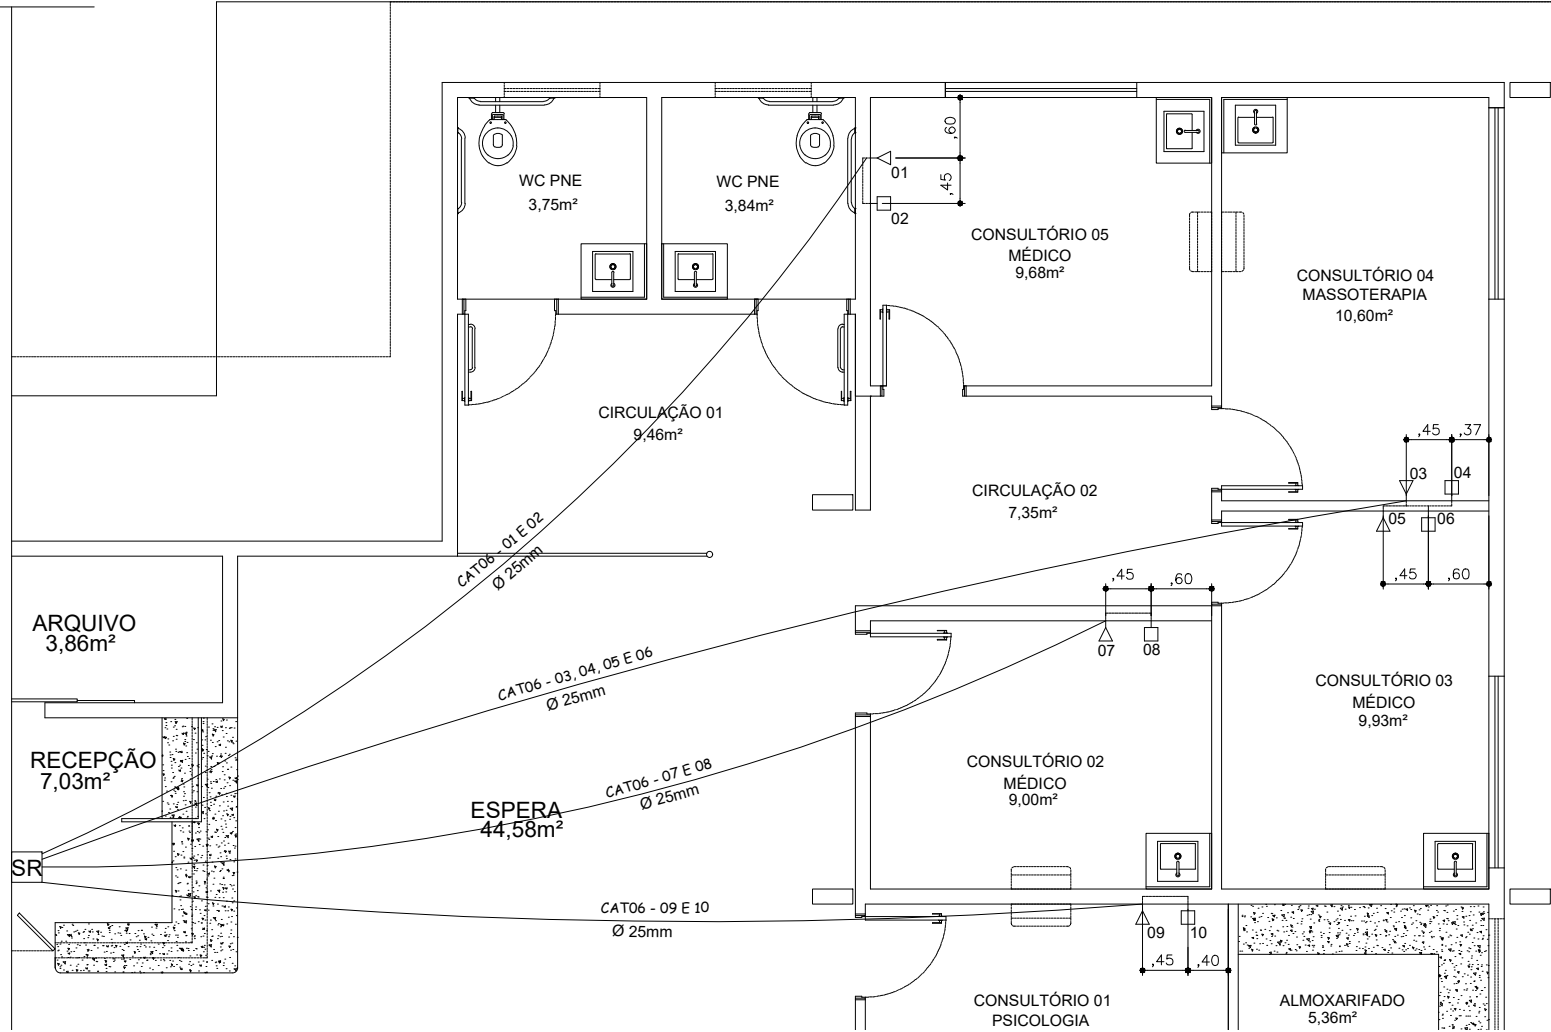

○ PLANTA BAIXA - INSTALAÇÃO DE REDE DE LÓGICA
ESCALA 1/75

	Título: SESC MOSSORÓ - BLOCO ODONTOLOGIA		Conteúdo: PLANTA INSTALAÇÃO LÓGICA		Prancha: 11/13
	Endereço: SESC MOSSORÓ	Data: MAI./2025	Desenho: VINÍCIUS GOMES		