



LEGENDA:

	Interruptor simples 1 tecla - 1,10m do piso
	Interruptor duplo 2 tecla - 1,10m do piso
	Interruptor triplo 3 tecla, sendo 1 com dimmer - 1,10m do piso
	Interruptor simples 4 tecla, sendo 1 com dimmer - 1,10m do piso
	TOMADA BAIXA (h=30cm ou indicada)
	TOMADA MÉDIA (h=1.10m ou indicada na planta)
	TOMADA ALTA (h=2.00m ou indicada na planta)
	Luminária Pannel Led Embutida
	Luminária Par 20 Embutida
	Luminária Par 20 Embutida com dimmer
	Quadro elétrico existente
	Quadro elétrico a ser instalado

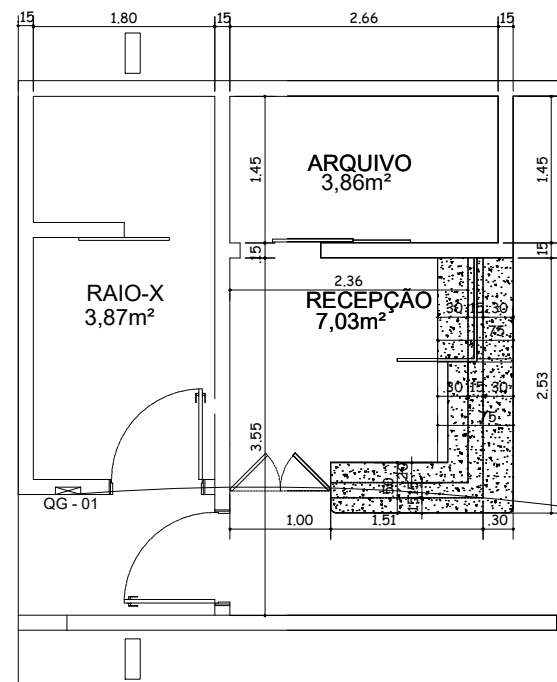

PLANTA BAIXA - INSTALAÇÕES ELÉTRICAS
ESCALA 1/75

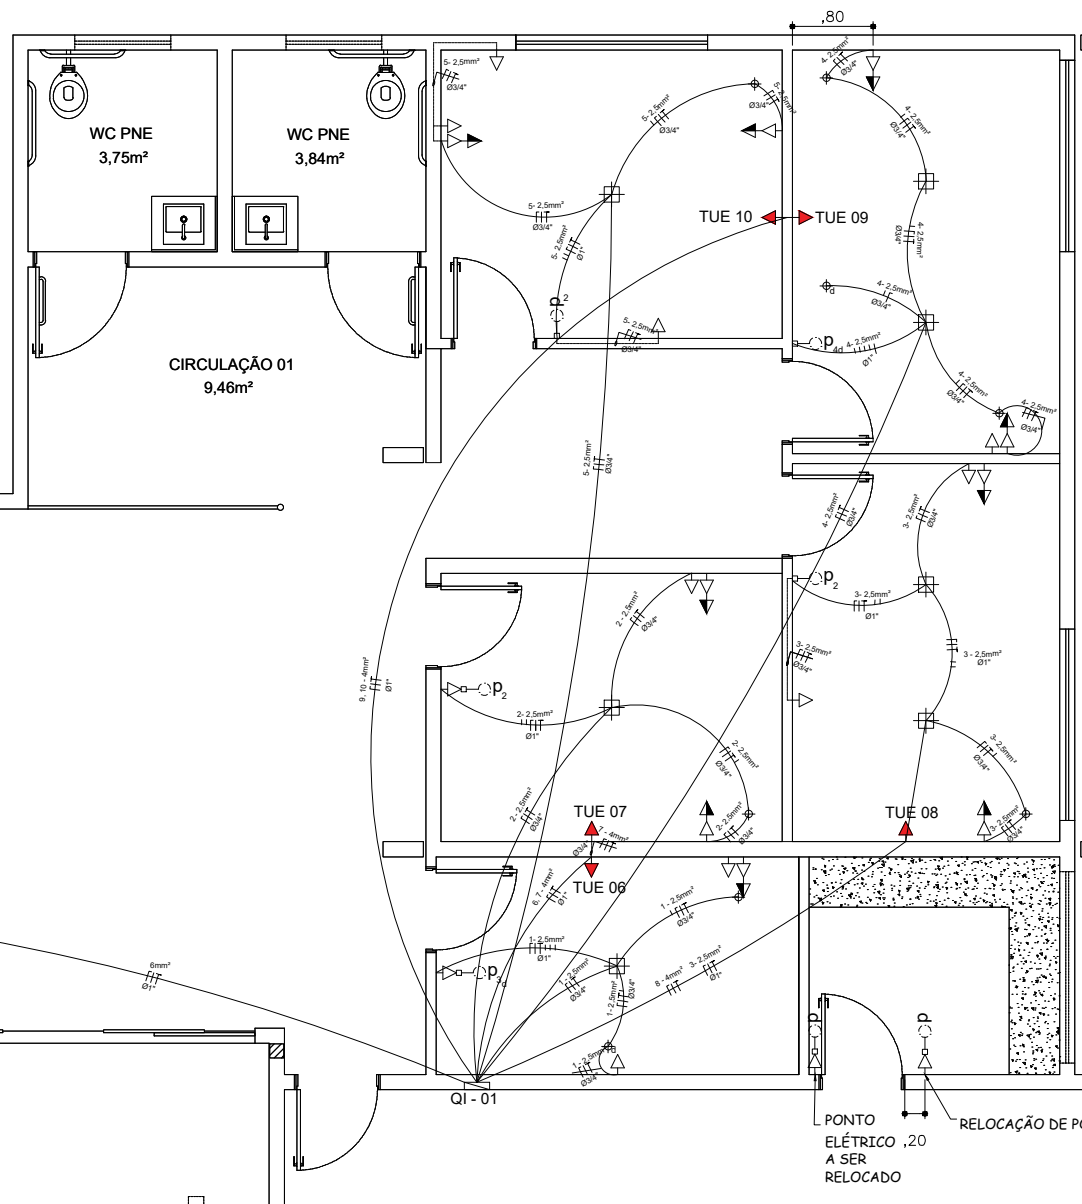

Título:
SESC MOSSORÓ - BLOCO ODONTOLOGIA

Conteúdo:
PLANTA INSTALAÇÃO
DE DRENOS DE AR
CONDICIONADO

Prancha:

12/13

Endereço:
SESC MOSSORÓ

Data:
MAI/2025

Desenho:
VINÍCIUS GOMES

